


CANALE VECCHIO DEL PALAMONTIS

**LEGENDA LINEE**

| Raggrup. Linee | Linee   | Descrizione linea | Formazione (nxmmq) | Tipo Cavo  |
|----------------|---------|-------------------|--------------------|------------|
| Lp1            | L1.2.9  | Paratoia 1 PR-I1  | 4x1.5+1G1,5        | FG16R16    |
|                | Wpa1.1  | Paratoia 1 PR-I1  | 2x1.5              | FG16OH2R16 |
|                | Wpa1.2  | Paratoia 1 PR-I1  | 5x1.5              | FG16OH2R16 |
|                | Wpa1.3  | Paratoia 1 PR-I1  | 7x1.5              | FG16OH2R16 |
| Lp2            | L1.2.16 | Paratoia 2 PR-H2  | 4x1.5+1G1,5        | FG16R16    |
|                | Wpa2.1  | Paratoia 2 PR-H2  | 2x1.5              | FG16OH2R16 |
|                | Wpa2.2  | Paratoia 2 PR-H2  | 5x1.5              | FG16OH2R16 |
|                | Wpa2.3  | Paratoia 2 PR-H2  | 7x1.5              | FG16OH2R16 |
| Lp3            | L1.2.17 | Paratoia 3 PR-L1  | 4x1.5+1G1,5        | FG16R16    |
|                | Wpa3.1  | Paratoia 3 PR-L1  | 2x1.5              | FG16OH2R16 |
|                | Wpa3.2  | Paratoia 3 PR-L1  | 5x1.5              | FG16OH2R16 |
|                | Wpa3.3  | Paratoia 3 PR-L1  | 7x1.5              | FG16OH2R16 |
| Lp4            | L1.2.18 | Paratoia 4 PR-M1  | 4x1.5+1G1,5        | FG16R16    |
|                | Wpa4.1  | Paratoia 4 PR-M1  | 2x1.5              | FG16OH2R16 |
|                | Wpa4.2  | Paratoia 4 PR-M1  | 5x1.5              | FG16OH2R16 |
|                | Wpa4.3  | Paratoia 4 PR-M1  | 7x1.5              | FG16OH2R16 |
| Lp5            | L1.2.19 | Paratoia 5 PR-B4  | 4x1.5+1G1,5        | FG16R16    |
|                | Wpa5.1  | Paratoia 5 PR-B4  | 2x1.5              | FG16OH2R16 |
|                | Wpa5.2  | Paratoia 5 PR-B4  | 5x1.5              | FG16OH2R16 |
|                | Wpa5.3  | Paratoia 5 PR-B4  | 7x1.5              | FG16OH2R16 |
| Lp6            | L1.2.20 | Paratoia 6 PR-B5  | 4x1.5+1G1,5        | FG16R16    |
|                | Wpa6.1  | Paratoia 6 PR-B5  | 2x1.5              | FG16OH2R16 |
|                | Wpa6.2  | Paratoia 6 PR-B5  | 5x1.5              | FG16OH2R16 |
|                | Wpa6.3  | Paratoia 6 PR-B5  | 7x1.5              | FG16OH2R16 |
| Lp7            | L1.2.21 | Paratoia 7 PR-B7  | 4x1.5+1G1,5        | FG16R16    |
|                | Wpa7.1  | Paratoia 7 PR-B7  | 2x1.5              | FG16OH2R16 |
|                | Wpa7.2  | Paratoia 7 PR-B7  | 5x1.5              | FG16OH2R16 |
|                | Wpa7.3  | Paratoia 7 PR-B7  | 7x1.5              | FG16OH2R16 |
| Lp8            | L1.2.22 | Paratoia 8 PR-B2  | 4x1.5+1G1,5        | FG16R16    |
|                | Wpa8.1  | Paratoia 8 PR-B2  | 2x1.5              | FG16OH2R16 |
|                | Wpa8.2  | Paratoia 8 PR-B2  | 5x1.5              | FG16OH2R16 |
|                | Wpa8.3  | Paratoia 8 PR-B2  | 7x1.5              | FG16OH2R16 |

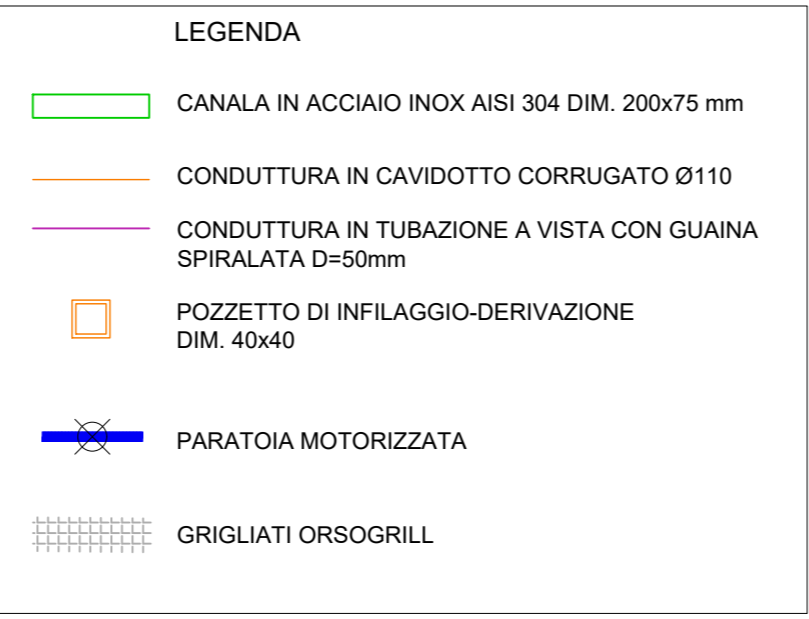





**PROGETTO DI TUTELA AMBIENTALE DELL'AREA DEL BELLAROSA  
MAGGIORE, DELLE VASCHE DEL RETROLITORALE E DELLA PIANA DI IS  
ARENAS - PROGETTI DI VALORIZZAZIONE E TUTELA DEL COMPENDIO  
MOLENTARGIUS, SALINE, LITORALI**

CUP: B25G12000250008




|                              |   |   |
|------------------------------|---|---|
| <b>A.T.P.</b>                | <b>PROGETTISTI</b><br>PROAP - ESTUDIOS E PROYECTOS DE ARQUITECTURA PAYSAGISTA Lda<br>ARCH. PAES. JOÃO NUNES<br>ARCH. PAES. JOÃO ZOLDO<br>ING. MAURO DI MARTINO<br>ING. GIANLUCA PUDDU | Fase di progetto<br><b>PROGETTO DEFINITIVO - ESECUTIVO</b>  |
| <b>PRODIG</b>                | ING. MARCO ATZORI   | Sezione: SEZIONE L - IMPIANTI ELETTRICI E DI ENERGIE RINNOVABILI  |
| <b>INGENIERI ASSOCIATI</b>   | ING. MICHELE ZARA   | Oggetto:<br><b>Planimetria distribuzione impianto elettrico paratoie Palamontis LAVORI A CORPO</b>  |
| <b>ING. GIUSEPPE FRONZGA</b> | ING. ANTONIO DE DONI  | Scala: 1:200<br>Data: SETTEMBRE 2018<br>Foglio: <b>L.3c</b>   |
| <b>ING. MAURO FANTI</b>      | ING. GIUSEPPE FRONZGA   | Comitente: PARCO REGIONALE MOLENTARGIUS-SALINE<br>R.U.P.  |
| <b>ING. SIMONE MANCONI</b>   | ING. ANTONIO DE DONI  | CONSUULENTI:<br>AGENZIA: RAMONDO CONIGLI<br>DOTT. AGR. GIORGIO MANCONI<br>Ingegn. Autorizzati:<br>DOTT. ING. GIUSEPPE PUDDU<br>Agge. Naturale:<br>DOTT. NAT. MAURO CASTI<br>DOTT. NAT. MAURIZIO MEDDA<br>Stazione:<br>ING. GIANFRANCO CORDA |
| <b>ING. ANTONIO DE DONI</b>  |   | GRUPPO DI LAVORO:<br>ARCH. PAES. PATRICKA RIZZO<br>ARCH. CLAUDIO ZEDDA<br>ING. GIANLUCA MEDDA<br>ARCH. ANGELO MONTE<br>ING. EMANUELA SPISA<br>GEOM. GIAMPIERO VARGIU<br>ARCH. ALBERTO ONNIS   |

File: Etc: planimetria le paratoie palamontis

| Rev | Data | Motivazione | Redatto | Verificato | Approvato | Autorizzato |
|-----|------|-------------|---------|------------|-----------|-------------|
|     |      |             |         |            |           |             |

Questo documento è di nostra proprietà esclusiva. E' proibita la riproduzione anche parziale e la cessione a terzi senza la nostra autorizzazione.